


# План (-1)-го этажа (отм.-4.120)

Существующая стойка ГТ-УТ 42U в аппаратном помещении. В стойку установить ВРМ-16 №А-1/25 на выдвжной полке.

Прокладка ОК-4 по существующим слаботочным лоткам

Подъем ОК-4 по существующему вертикальному слаботочной кабельной нише на 15 этаж

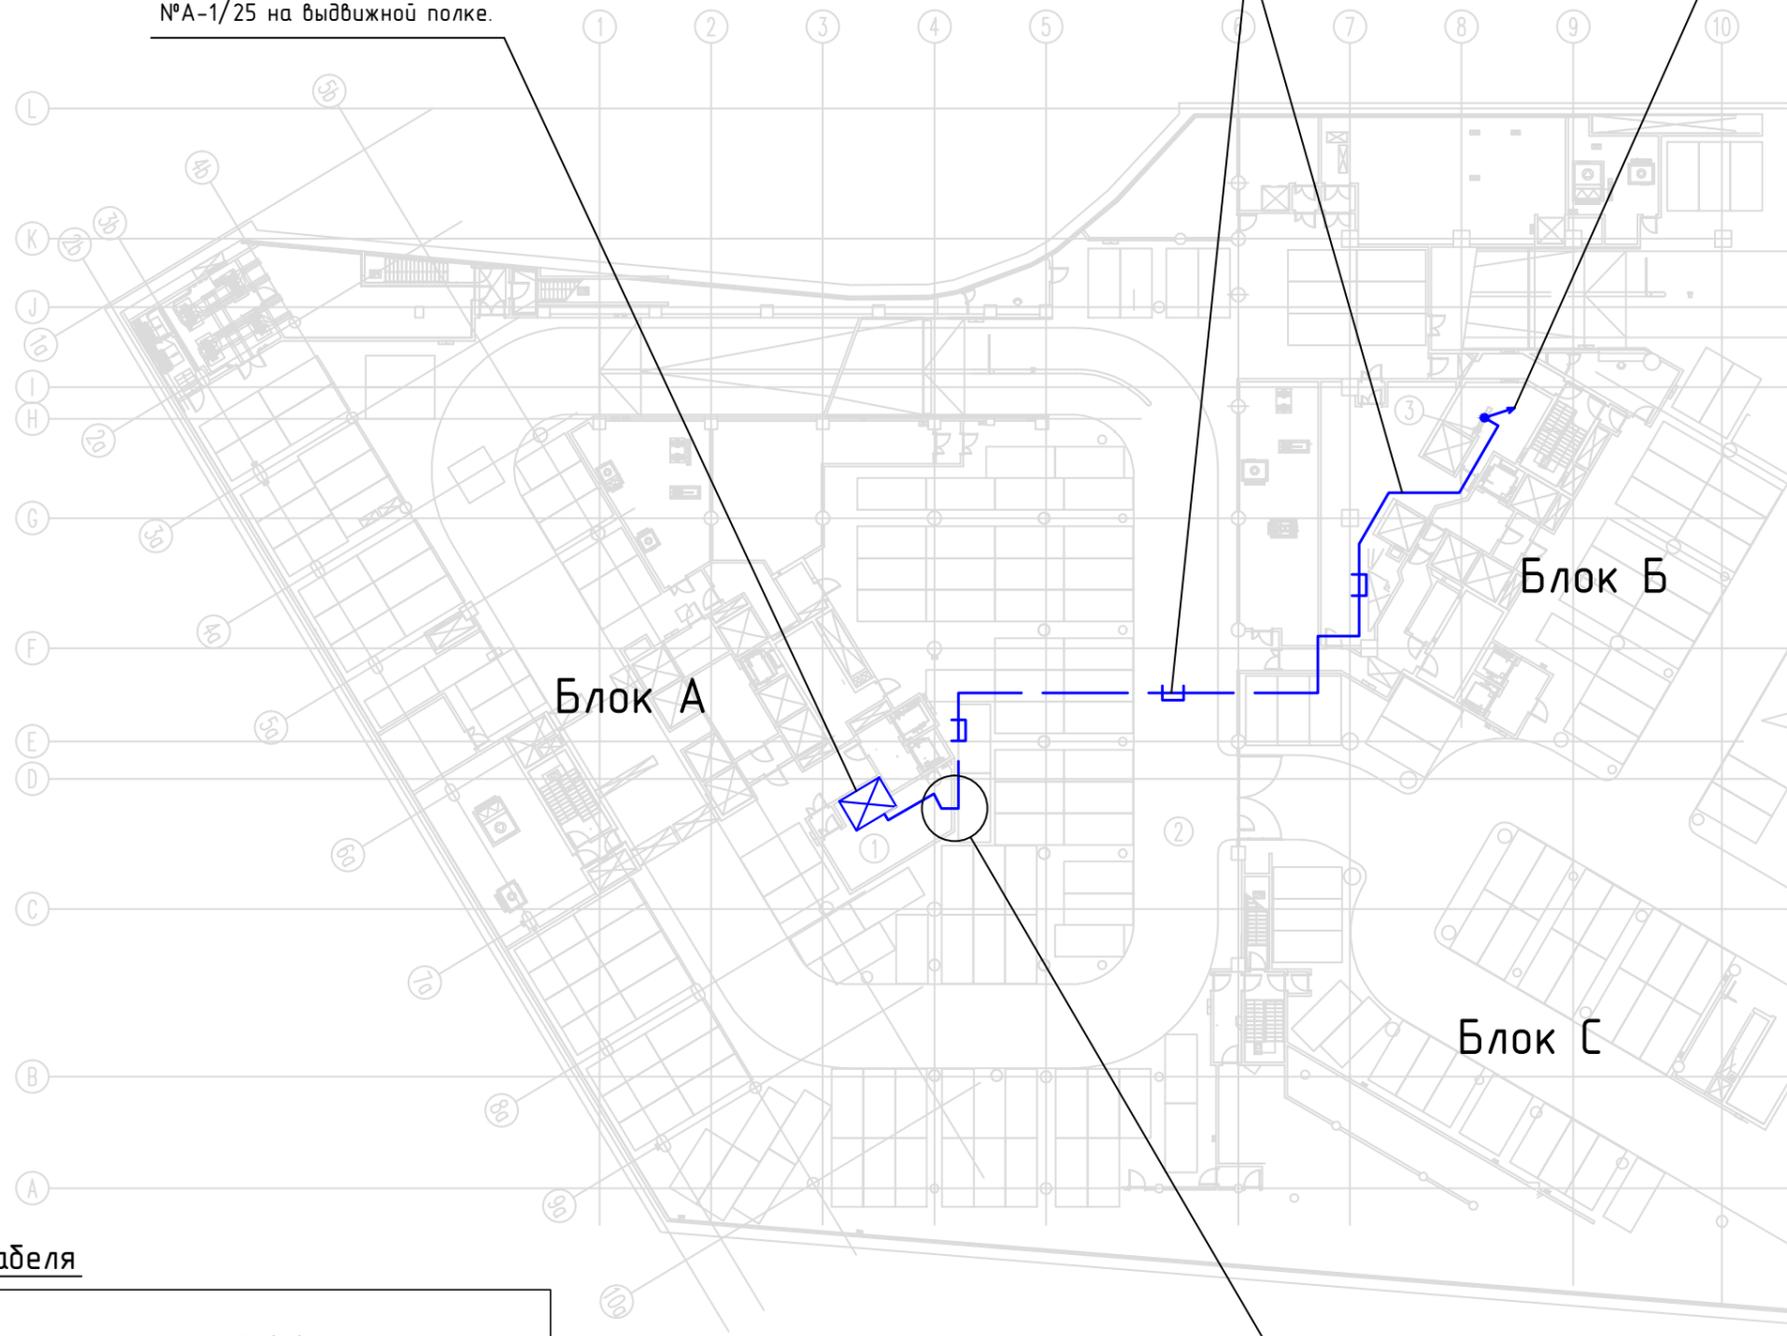

## Экспликация помещений

Номер	Наименование
1	Помещение северной №А-1/25
2	Паркинг (-1) этажа
3	Вертикальная слаботочная ниша

## Маркировка кабеля

FL-226-1/14 ОК-4 ул. Лесная, д.5, к.Б, (-1) этаж, аппаратное помещение, ВРМ -16 - ул. Лесная, д.5, к.Б, блок Б, 15 этаж, аппаратное помещение абонента BNP Paribas Moscow, ВРМ-4

Пересечение строительных конструкций осуществляется по ранее согласованной кабеленесущей системе

## Объем работы:

1. Прокладка ОК-4 - 300м из них в гофротрубе 10м
2. Сверление закладного отверстия - 1шт.
3. Монтаж ВРМ-16 на выдвжной полке - 1шт.
4. Монтаж ВРМ-4 - 1шт.

## Примечание:

1. При прокладке использовать оптический кабель марки ОКСТМ или ИКСЛ
2. Аппаратное помещение соответствует классу В-IV по взрывопожарной и пожарной опасности.

Согласовано

Взам. инв. №


Подп. и дата

Инв. № подл.

						Заказ:		
						Адрес:		
Изм.	Кол.уч.	Лист	№ док.	Подпись	Дата	Стадия	Лист	Листов
ГИП						Р	11	13
Разраб.		Подставкин А.Д.				План прокладки кабеля связи.		


# План 15-го этажа(отм.+55.650)

## Экспликация помещений

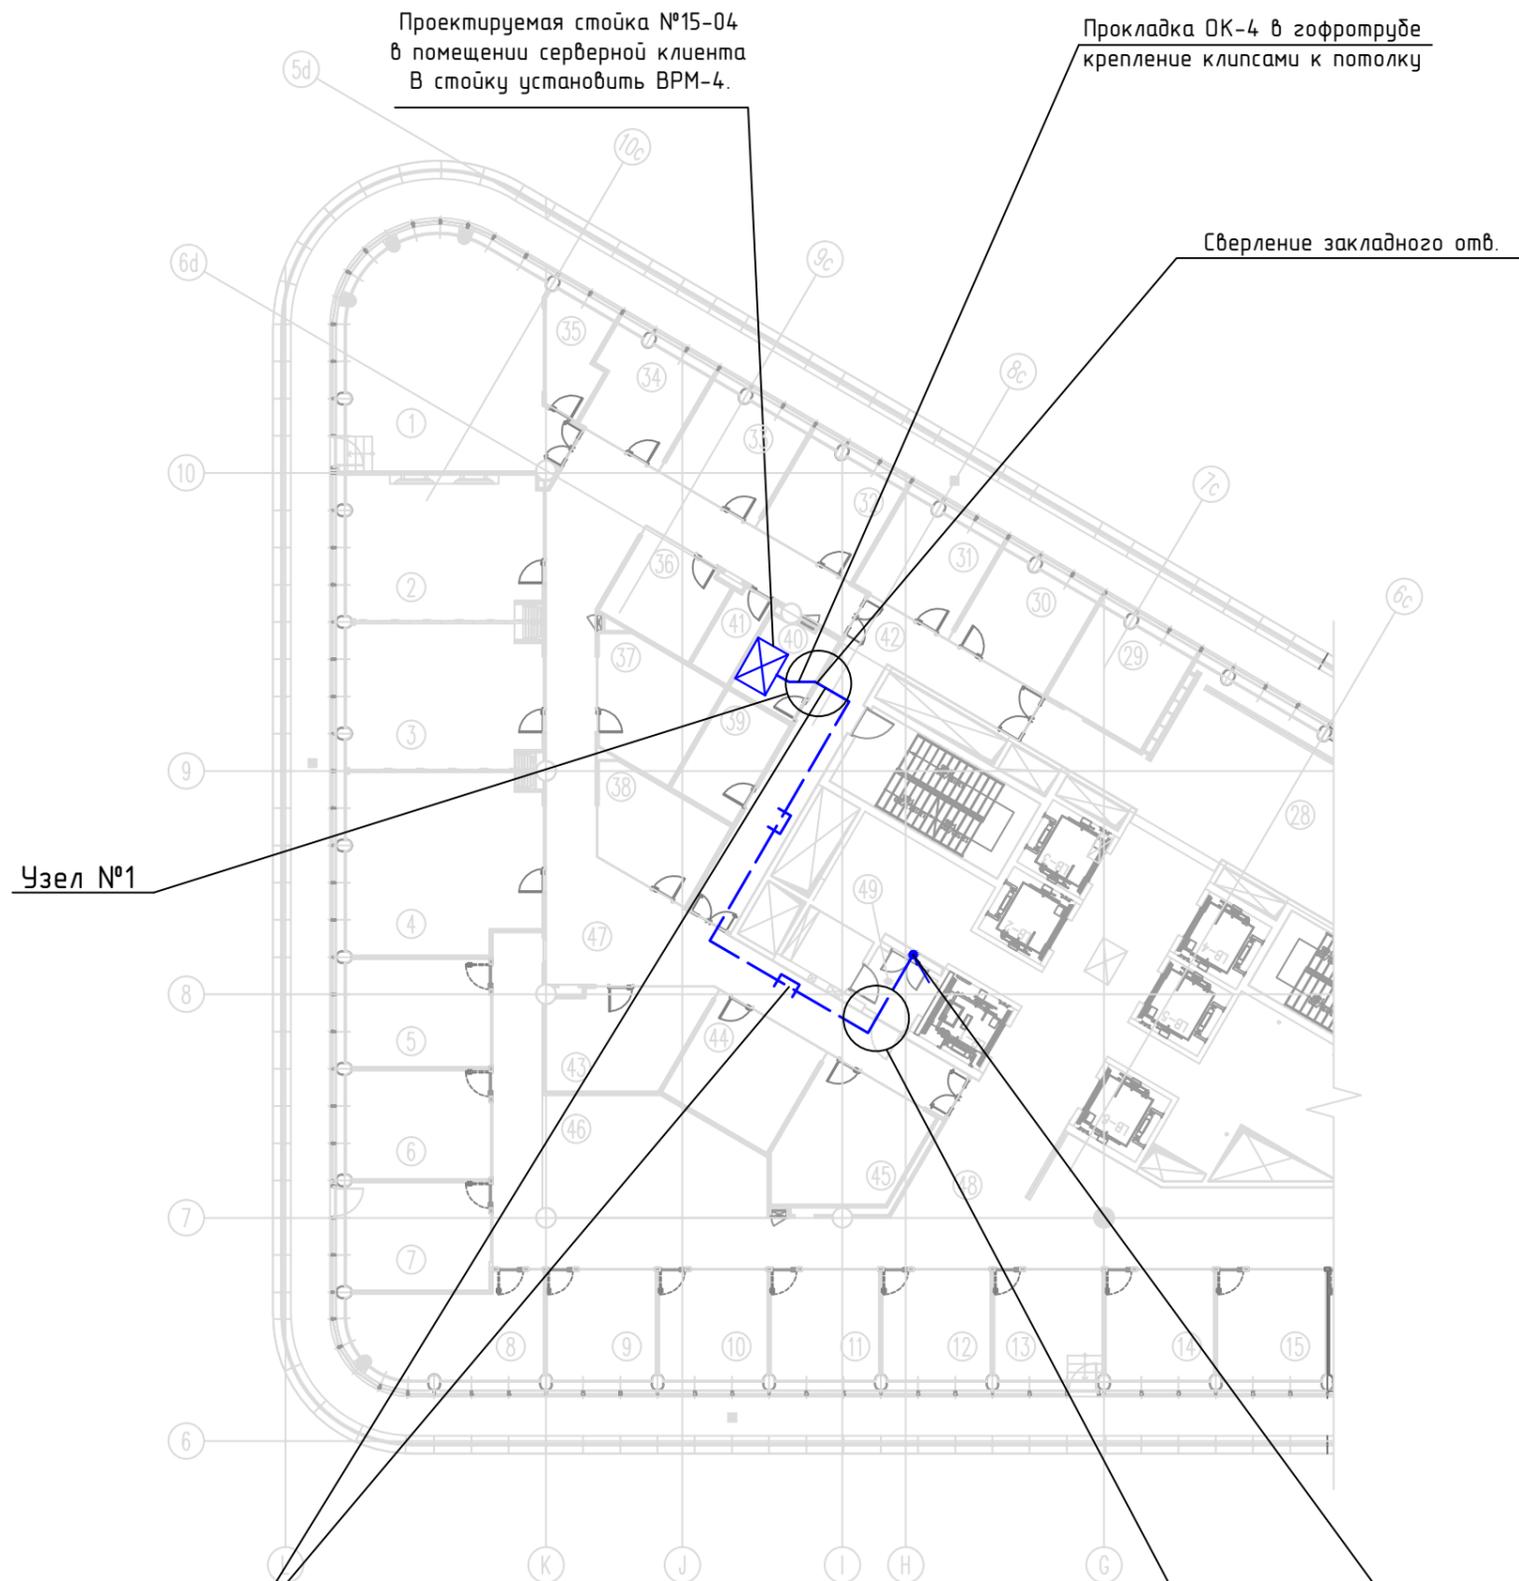

Номер	Наименование	Номер	Наименование
1	Переговорная	31	Переговорная
2	Переговорная	32	Переговорная
3	Переговорная	33	Переговорная
4	Переговорная	34	Переговорная
5	Офис Партнеров	35	Комната переводчиков
6	Офис Партнеров	36	Переговорная
7	Офис Партнеров	37	Переговорная
8	Офис Партнеров	38	Переговорная
9	Офис Партнеров	39	Кухня
10	Офис Партнеров	40	Серверная
11	Офис Партнеров	41	Аудио-Видео
12	Офис Партнеров	42	Коридор
13	Офис Партнеров	43	Переговорная
14	Офис Партнеров	44	Переговорная
15	Офис Партнеров	45	Переговорная
28	Приемная	46	Секретариат
29	Гардероб	47	Коридор
30	Переговорная	48	Коридор
		49	Холл грузового лифта

### Узел №1

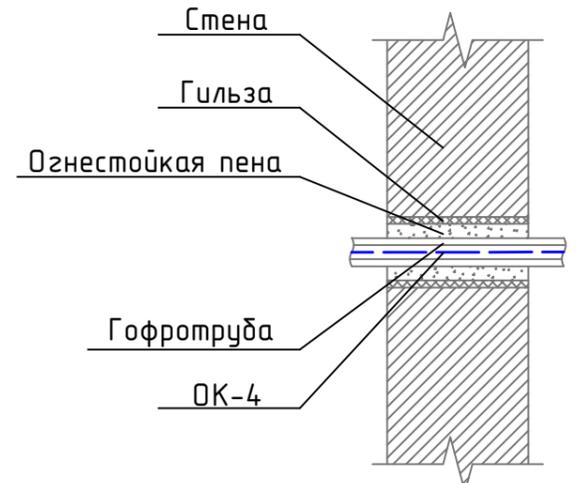

Взам. инв. №  
Подп. и дата  
Инв. № подл.

Примечание:  
Помещение 40 экспликации соответствует классу В-III по взрывопожарной и пожарной опасности.

Изм	Колуч	Лист	N док	Подпись	Дата

г. Москва, ул. Лесная, д. 5, кор. Б.

