


# План первого этажа

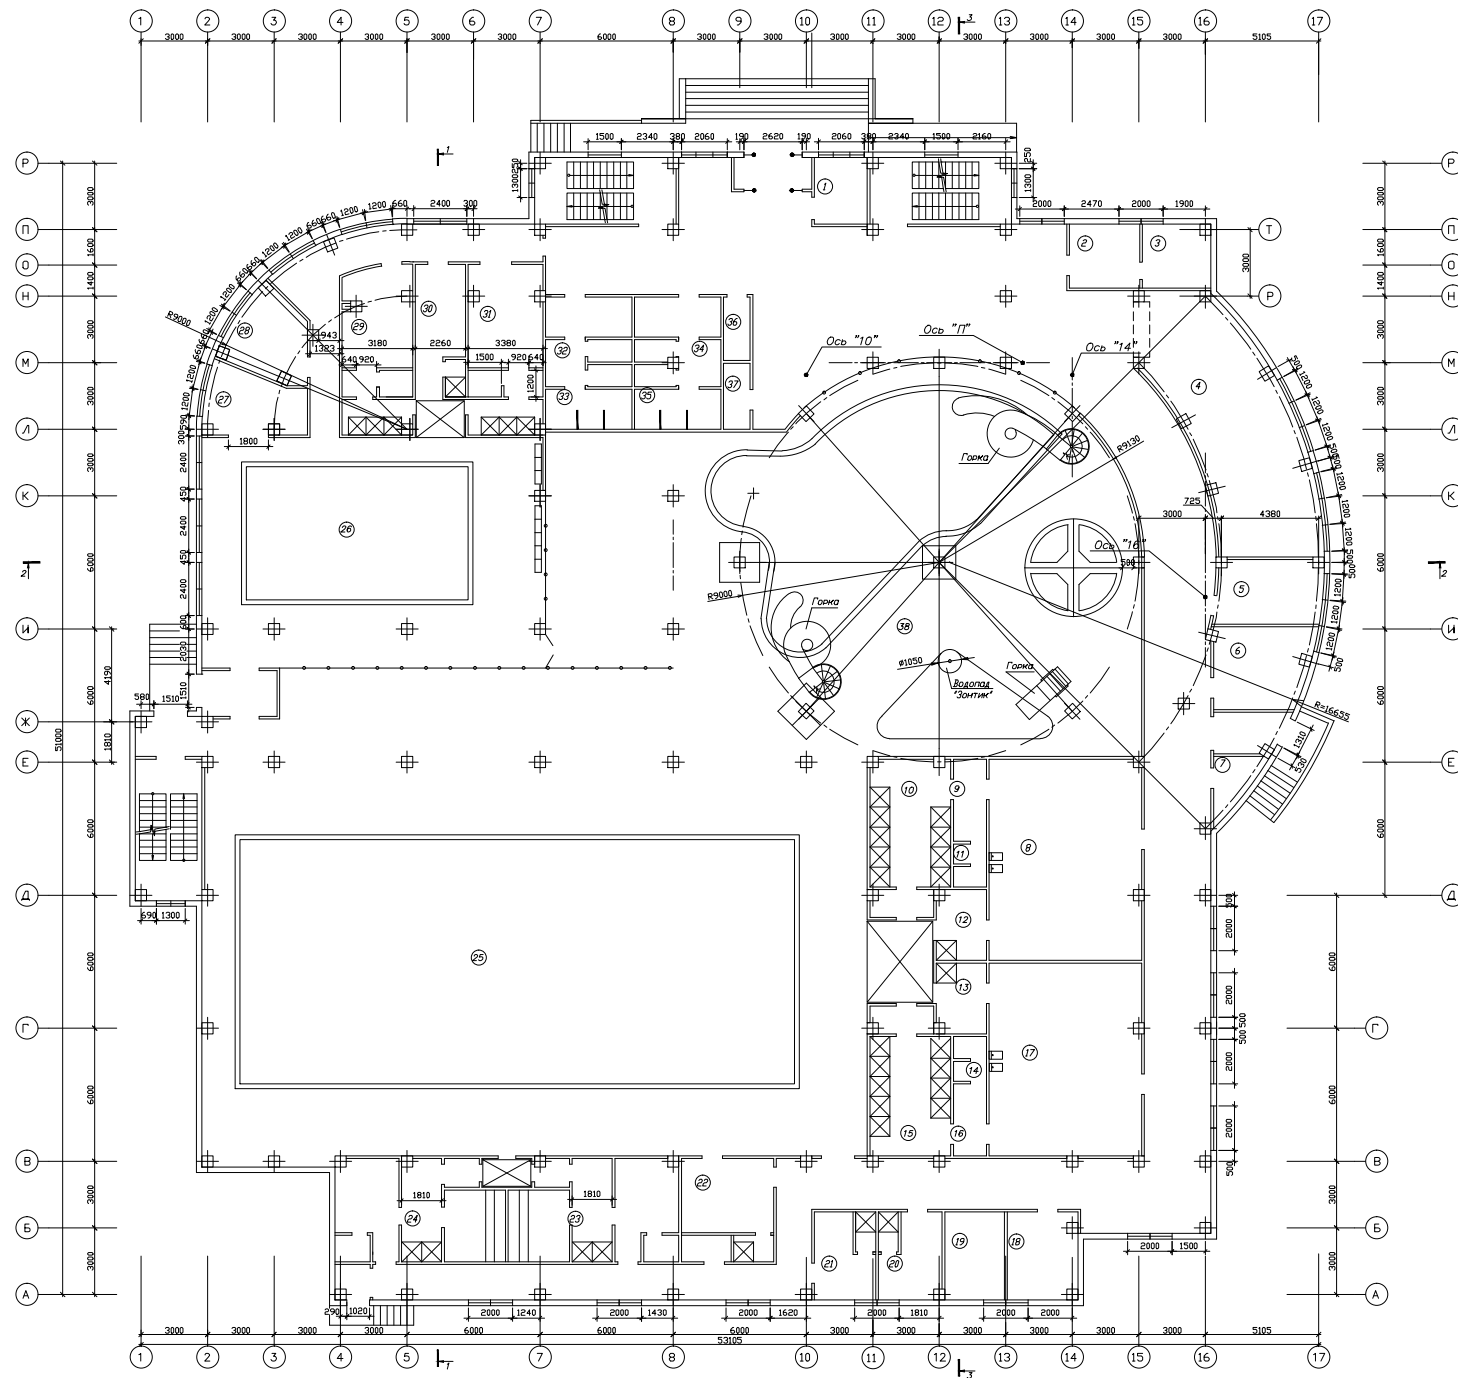

ЭКСПЛИКАЦИЯ ПОМЕЩЕНИЙ 1-ОГО ЭТАЖА

Номер помещения	Наименование	Площадь м <sup>2</sup>	Классификация
1	Касса	7.14	
2	Пох. пост	9.13	
3	Комната отдыха	9.13	
4	Гардероб	50.4	
5	Бухгалтерия	12.18	
6	Кабинет завхоза	16.34	
7	Подсоб. помещ.	3.34	
8	Раздевальная х	62.4	
9	Преддушевая	5.5	
10	Душ	21.02	
11	С/у	2.9	
12	С/у для инвалидов	7.2	
13	С/у для инвалидов	7.2	
14	С/у	2.9	
15	Душ	21.02	
16	Преддушевая	5.5	
17	Раздевальная м	62.4	
18	Электропит.	12.66	
19	Кабинет врача	10.67	
20	Комната техперс. муж.	11.43	
21	Комната техперс. жен.	11.43	
22	Комната деж. тренера и медсестры	19.39	
23	Сауна	21.85	
24	Сауна	21.85	
25	Бассейн ванна 25x11 м	275	
26	Бассейн ванна 10x6 м	60	
27	Снарядная	10.35	
28	Лаборатория	14.85	
29	Раздев. дев.	14.63	
30	Комната тренера и медсестры	13.56	
31	Раздев. мал.	15.55	
32	С/у мужской	8.25	
33	С/у мужской для инвалид.	7.14	
34	С/у женский	15.55	
35	С/у женский для инвалид.	7.14	
36	Убор. инв.	3.43	
37	Убор. инв.	3.43	
38	Аквапарк	254.34	

Инв. ? передан в архив ?

					ДП-2068029.270102.065		
					Аквапарк в г. Дятьково		
Изм.	Кол.уч.	Лист	№ док.	Подпись	Дата		
Дипломник	Сидоров М.Н.					Архитектурно-строительный раздел	
Консультант	Цыганков В.В.					Стадия	Лист
Руководитель	Цыганков В.В.					У	
Н.контр.	Цыганков В.В.					План первого этажа	
						БГИТА	